


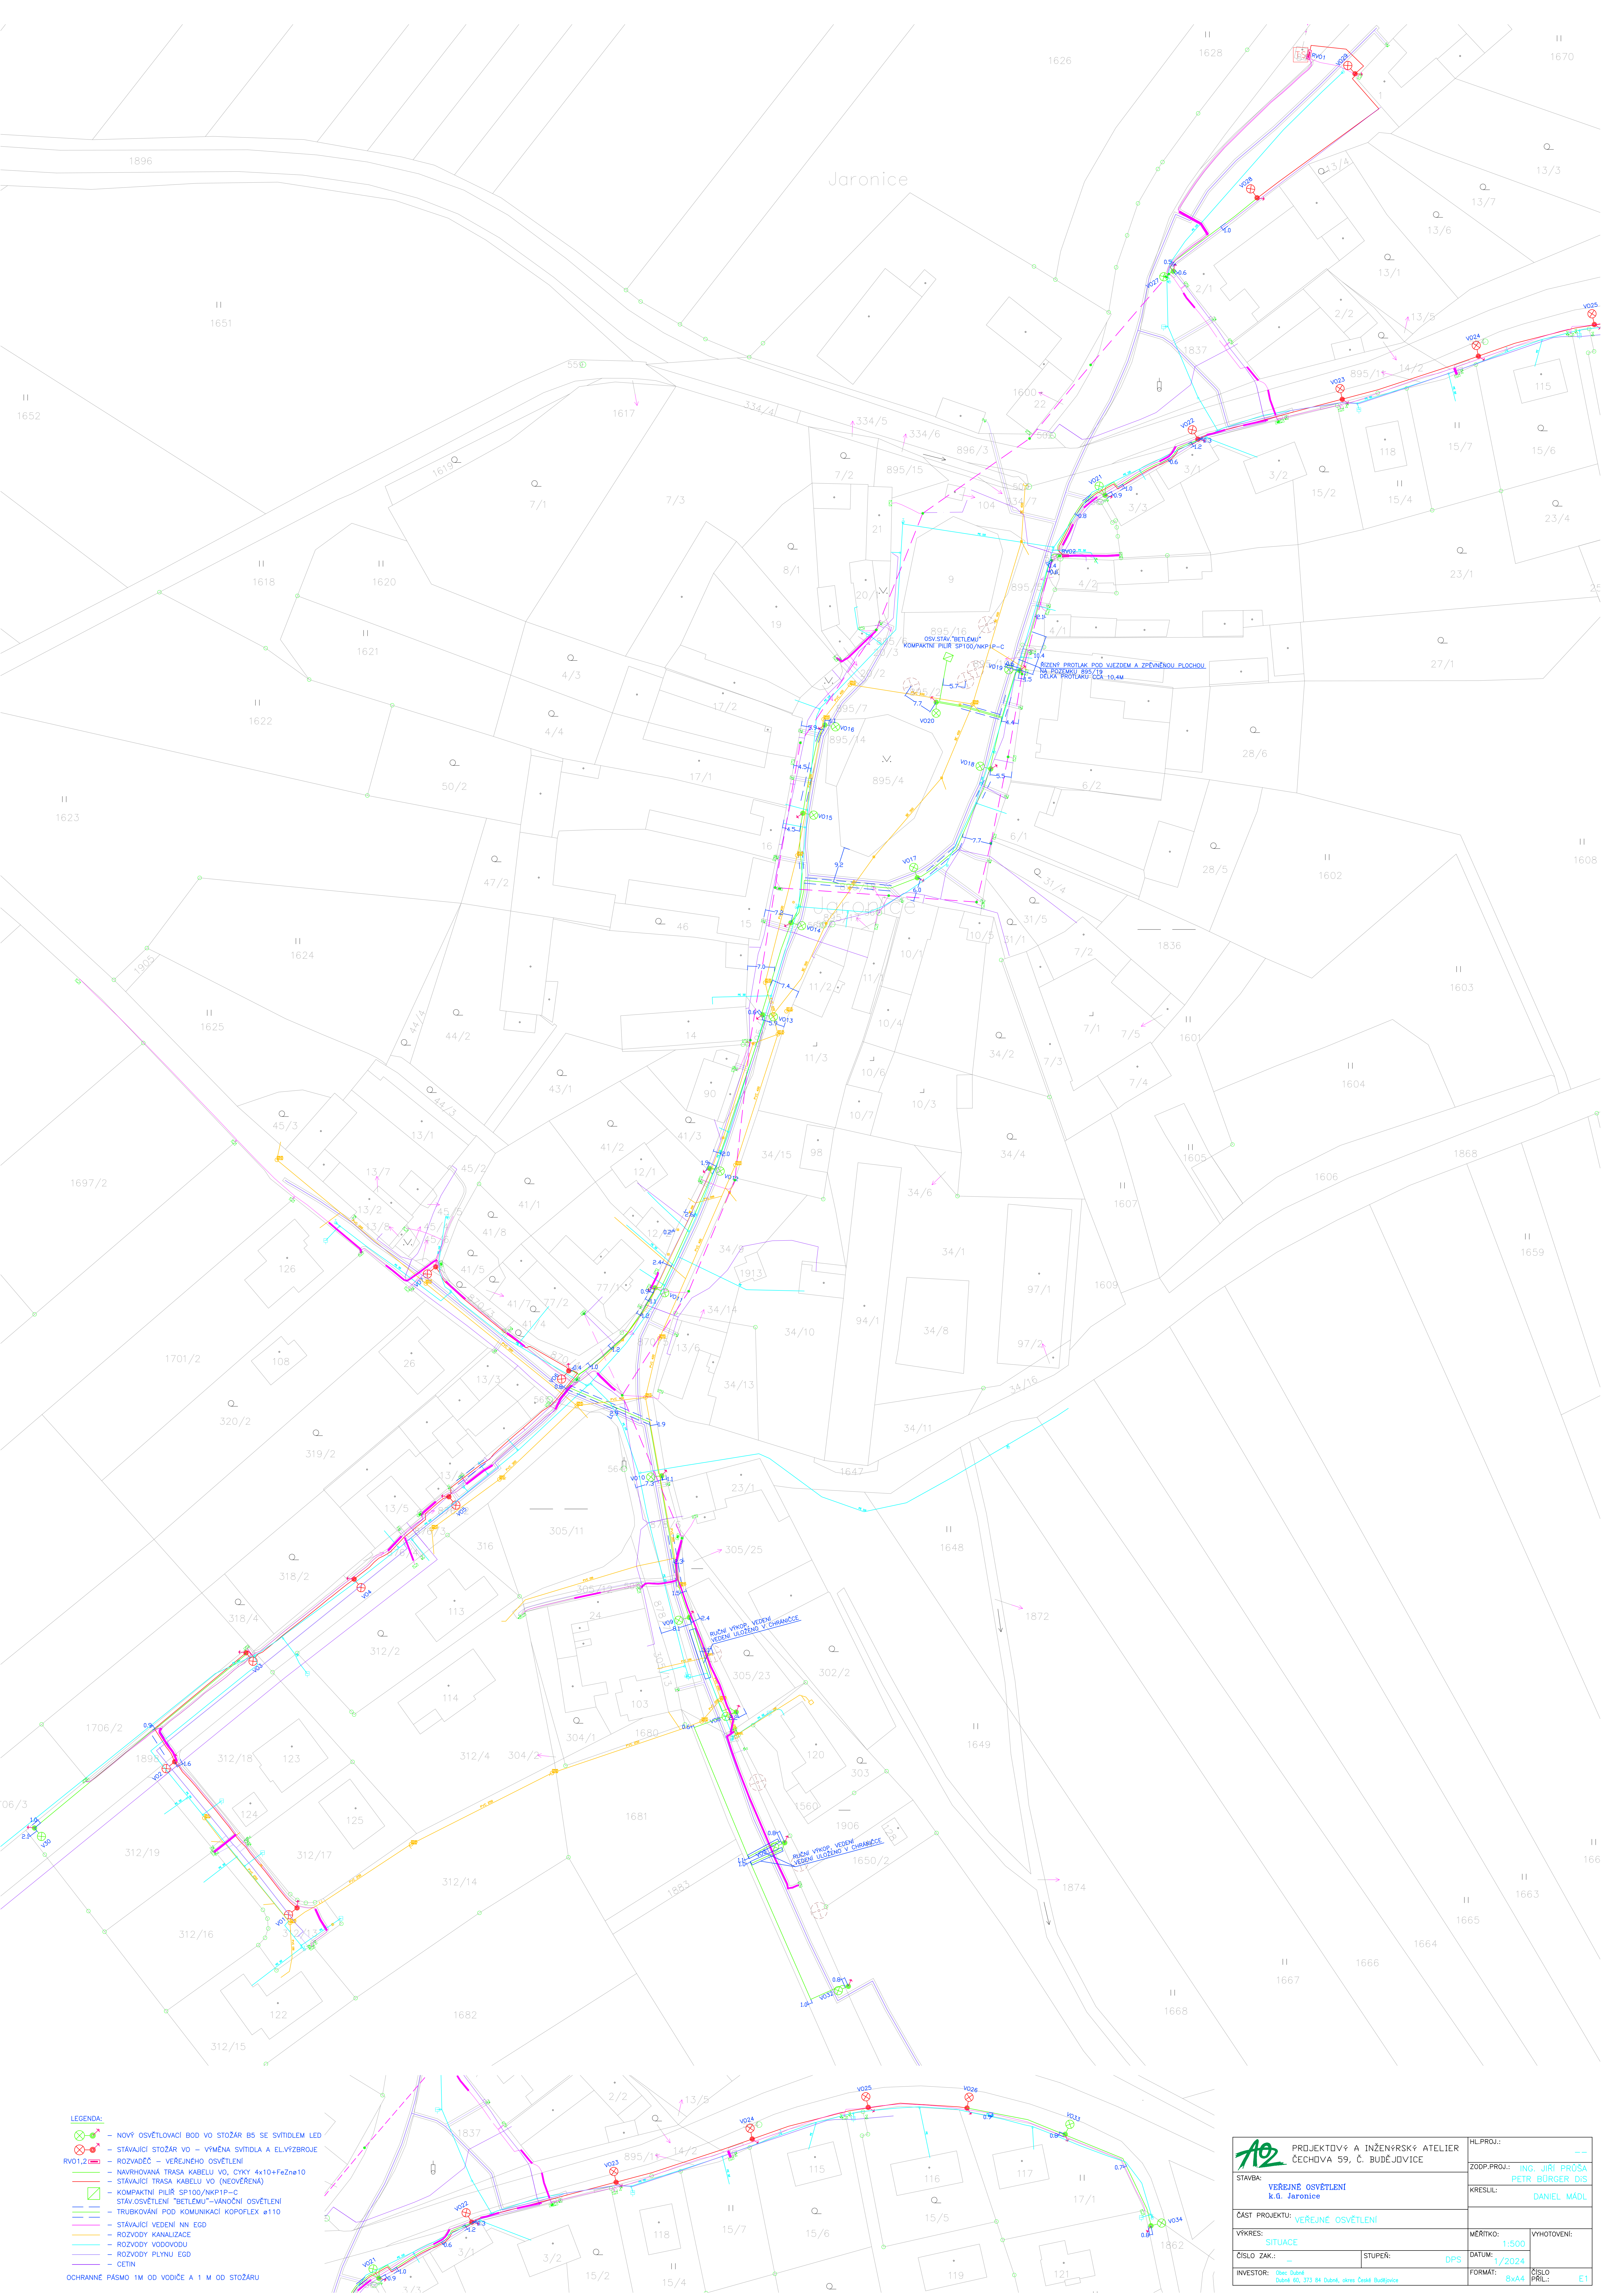

- LEGENDA:
- NOVÝ OSVĚTLOVACÍ BOD VO STOŽÁR B5 SE SVÍTIDLEM LED
 - STÁVAJÍCÍ STOŽÁR VO – VÝMĚNA SVÍTIDLA A ELVYZBROJE
 - ROZVODČE – VEŘEJNÉHO OSVĚTLENÍ
 - NAVHROVANÁ TRASA KABELU VO, CYKY 4x10+FeZn10
 - STÁVAJÍCÍ TRASA KABELU VO (NEOVĚŘENA)
 - KOMPAKTNÍ PILR SP100/NKP1P-C
 - STAV OSVĚTLENÍ "BETLEMU" – VANOČNÍ OSVĚTLENÍ
 - TRUBKOVÁNÍ POD KOMUNIKACI KOPOFLEX ø110
 - STÁVAJÍCÍ VEDENÍ NN EGD
 - ROZVODY KANALIZACE
 - ROZVODY VODOVODU
 - ROZVODY PLYNU EGD
 - CETIN
- OCHRANNÉ PÁSMO 1M OD VODIČE A 1 M OD STOŽÁRU

STAVBA: VEREJNE OSVETLENÍ k.ú. Jaronice		HL. PROJ.: --
ČÁST PROJEKTU: VEREJNE OSVETLENÍ		ZOD. PROJ.: ING. JIRÍ PRŮŠA
VÝKRES: SITUACE		PETR BÖRGER DIS
ČÍSLO ZAK.: --		KRESLIL: DANIEL MÁDL
INVESTOR: Obec Jaronice, Dubek 60, 373 84 Dubek, okres České Budějovice		MĚŘÍTKO: 1:500
STUPEŇ: DPS		DATUM: 1/2024
VÝVOZOVÝ: --		FORMÁT: 8x44
--		ČÍSLO PRÍLOHY: E1